

Regione Piemonte
COMUNE DI MAPPANO



progetto: **PROGETTO ESECUTIVO PER LA REALIZZAZIONE DI STAZIONE DI CONFERIMENTO DEI RIFIUTI SOLIDI URBANI (CDR) PNRR - Missione 2 - Investimento cod. M2C1 inv.1.1 - CUP J92F22000580005**
 Realizzazione nuovi impianti gestione rifiuti e ammodernamento di impianti esistenti

ubicazione: **via Cottolengo s.n.c.**

identificativi catastali: **Foglio 5 particella 378**


il progettista:

Arch. MORINO Andrea
 C.F. MRNDR68C11L219D



IMPIANTO IDRAULICO LOCALE OPERATORE

scala disegno:	creazione file:	aggiornamento:	elaborato:
	12/01/2022	29/09/2023	6
disegnato da:	verificato da:		
AF	AM		

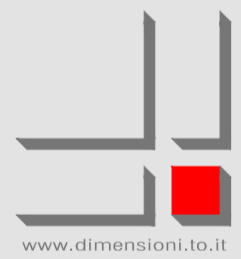


DIMENSIONI professionisti associati

architetto MORINO Andrea architetto MARTINELLI Massimo geometra PAGLIERO Gianluigi geometra FAISSINGER Andrea
 via Volfa 13 - SETTIMO T.S.E. via Palmieri 25 - TORINO Tel. +39 011 0341954 P.IVA 04673350015


file: L/ARCHIVIO/1040/09/03/GRAFICI/Testalini.dwg




PIANTA PIANO TERRENO
 Scala 1/50

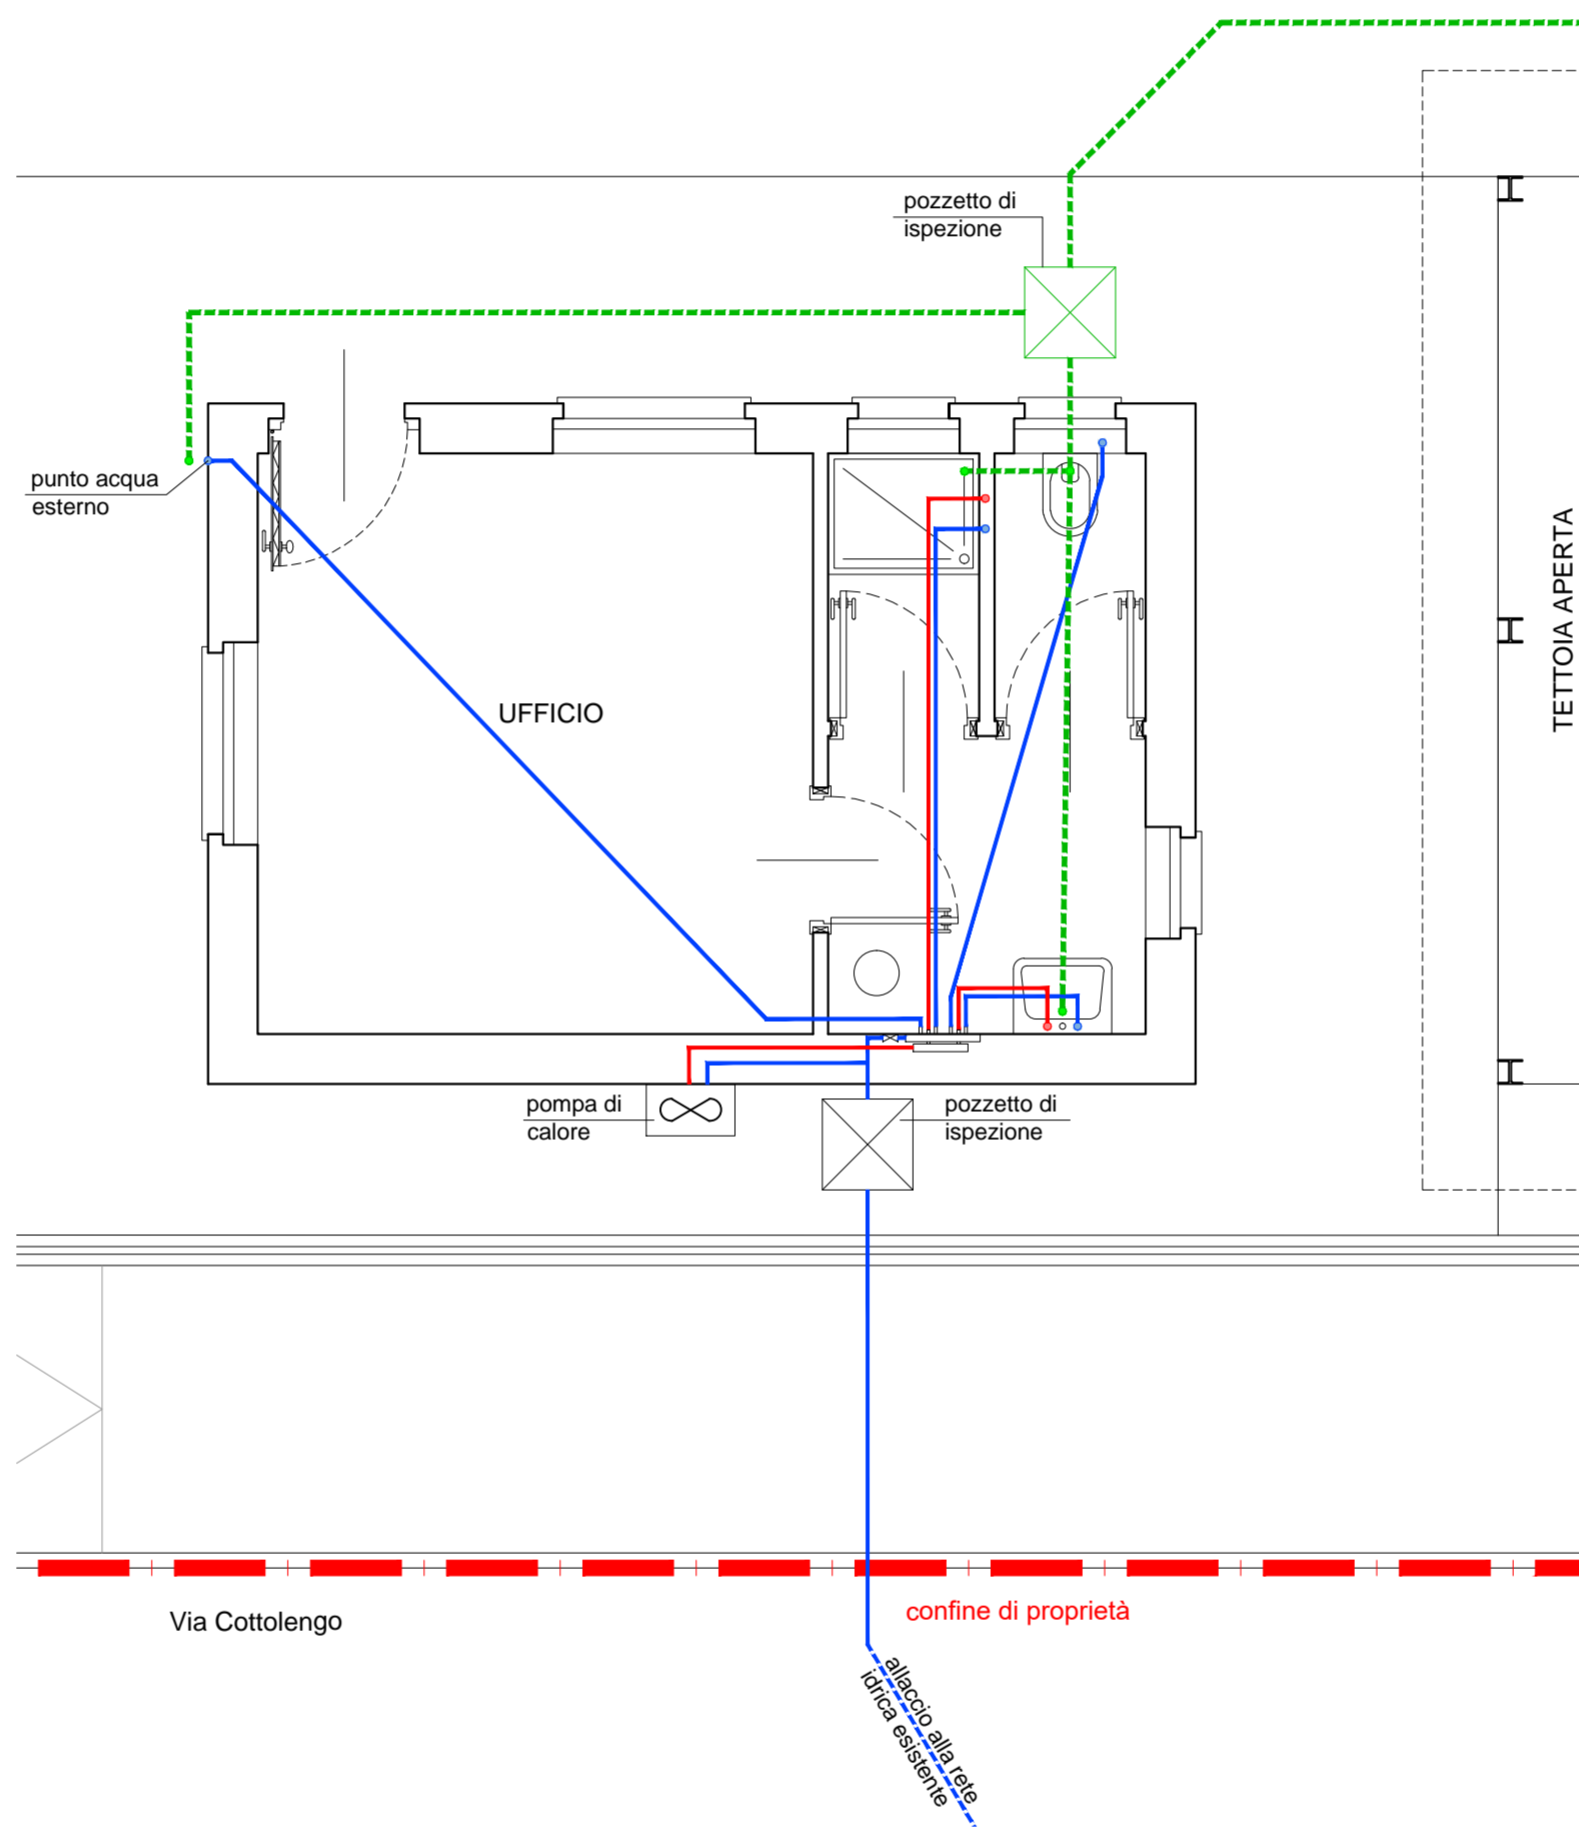

SCHEMA ATTACCHI IMPIANTO IDRO-SANITARIO

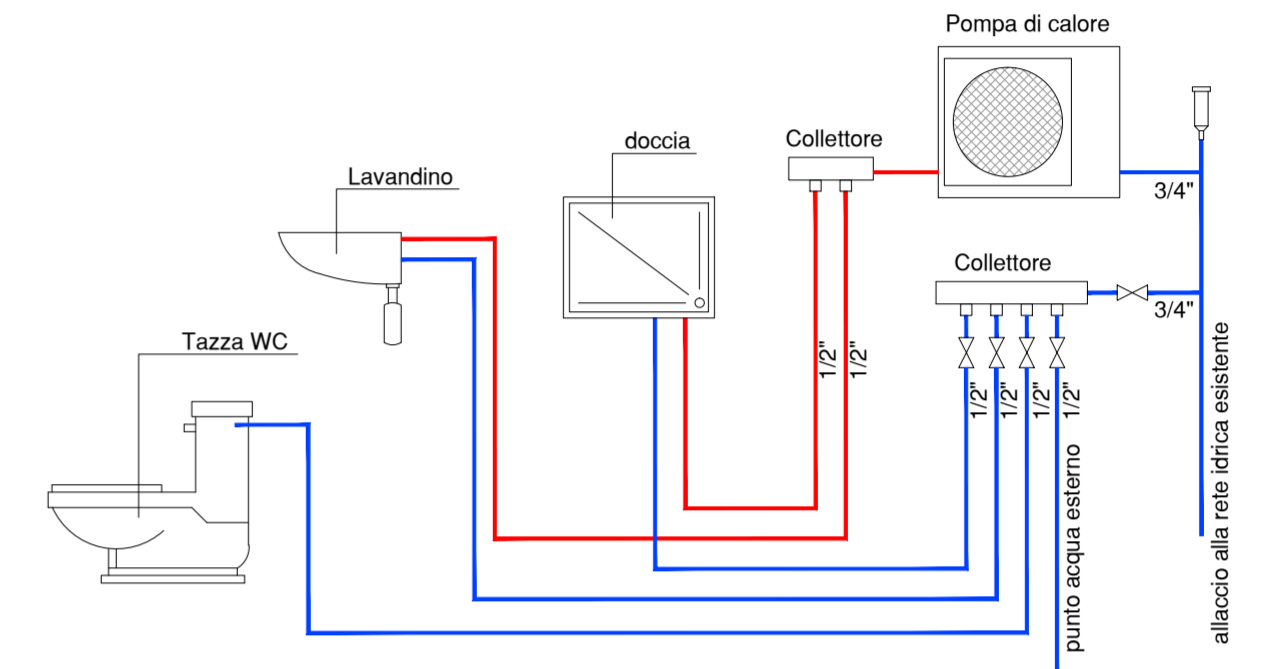


SCHEMA DI PRESA

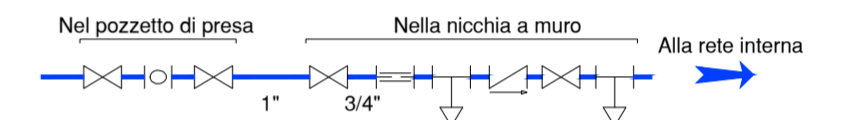

- LEGENDA:**
- Rete acqua calda
 - Rete acqua fredda
 - Rete di scarico

SCHEMA IMPIANTO DI SCARICO

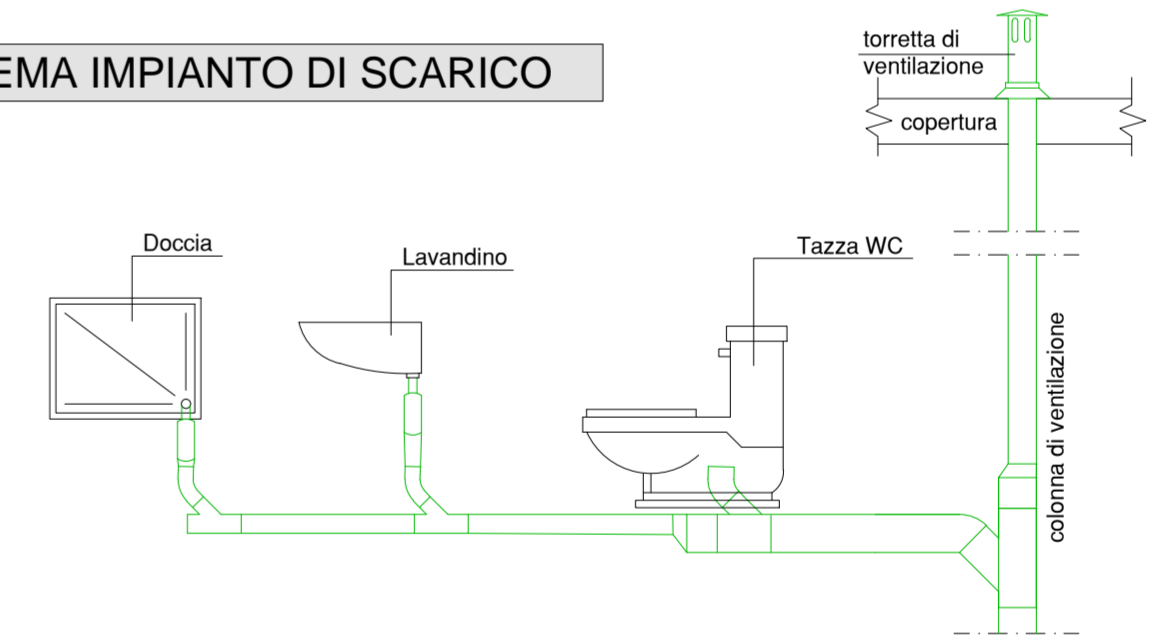

- LEGENDA:**
- Colonne Ø 110 (costante)
 - Colonna ventilazione Ø 70 (costante)
 - Braghe Ø 90 - Ø 100
 - Raccordi Ø 50 - Ø 90
 - Diramazioni Ø 50